

Województwo: śląskie
Powiat: cieszyński
Jednostka ewid.: Strumień 240311_5
Obsz. ewid.: Drogomysł 240311_5.0002
Adres: Główna
Nr zgłosz.: WGD.66-40.1078.2016

MAPA DO CELÓW PROJEKTOWYCH.

KOPIA MAPY ZASADNICZEJ

Skala: 1:1000

Układ współrzędnych płaskich 2000 - sekcja: 6.121.28.16.1

Układ wysokościowy: Krośnice 86

Dokument wykonano w oparciu o materiały wydane przez Starostę Powiatu Cieszyńskiego do licencji nr WGD.66-40.1078.2016_2403_K05.

Granice własności i numery działek wnieśliśmy z numeracyjnej mapy ewidencyjnej z PODGIG w Cieszyńsku i zaznaczono

kolorem zielonym. Treść mapy zasadniczej w zakresie oznaczonym linią przerywaną

kolorem zielonym. Treść mapy zasadniczej w zakresie oznaczonym linią przerywaną

Mapę wykonano bez uwzględnienia wywiadu terenowego (bez wywiadu brzoźowego) i uzupełniono pomiarami geodezyjnymi.

Nie wykazuje się istnienia w terenie urządzeń podziemnych nie zgłoszonego do inwentaryzacji.

Mapę wykonano bez ustalenia obciążenia służebnościami gruntowymi.

Kontur użytku gruntowego oznaczony symbolem - - - - - nie jest ujawniony w bazie danych ewidencji gruntów i budynków.


Datum: 04.05.2016r.

Wykonali:

Podpisano dla: Starosta Powiatu Cieszyńskiego	Starosta Powiatu Cieszyńskiego
Wzrost i data geodezyjnych i kadłubowych danych	Starosta Powiatu Cieszyńskiego
Wzrost i data geodezyjnych i kadłubowych danych	Starosta Powiatu Cieszyńskiego
Organ prowadzący: powiatowy urząd geodezyjny i kartograficzny	Starosta Powiatu Cieszyńskiego
Identyfikator geodezyjny: 142-03	Starosta Powiatu Cieszyńskiego
Data wpisania operacji: 08.07.2016	Starosta Powiatu Cieszyńskiego
Imię, nazwisko i podpis osoby reprezentującej organ	Starosta Powiatu Cieszyńskiego

LEGENDA

- PROJ. ROZBUDOWA SIECI WODOCIĄGOWEJ
- ISTN. SIEĆ WODOCIĄGOWA
- ISTN. SIEĆ GAZOWA
- ISTN. KABEL TELETECHNICZNY

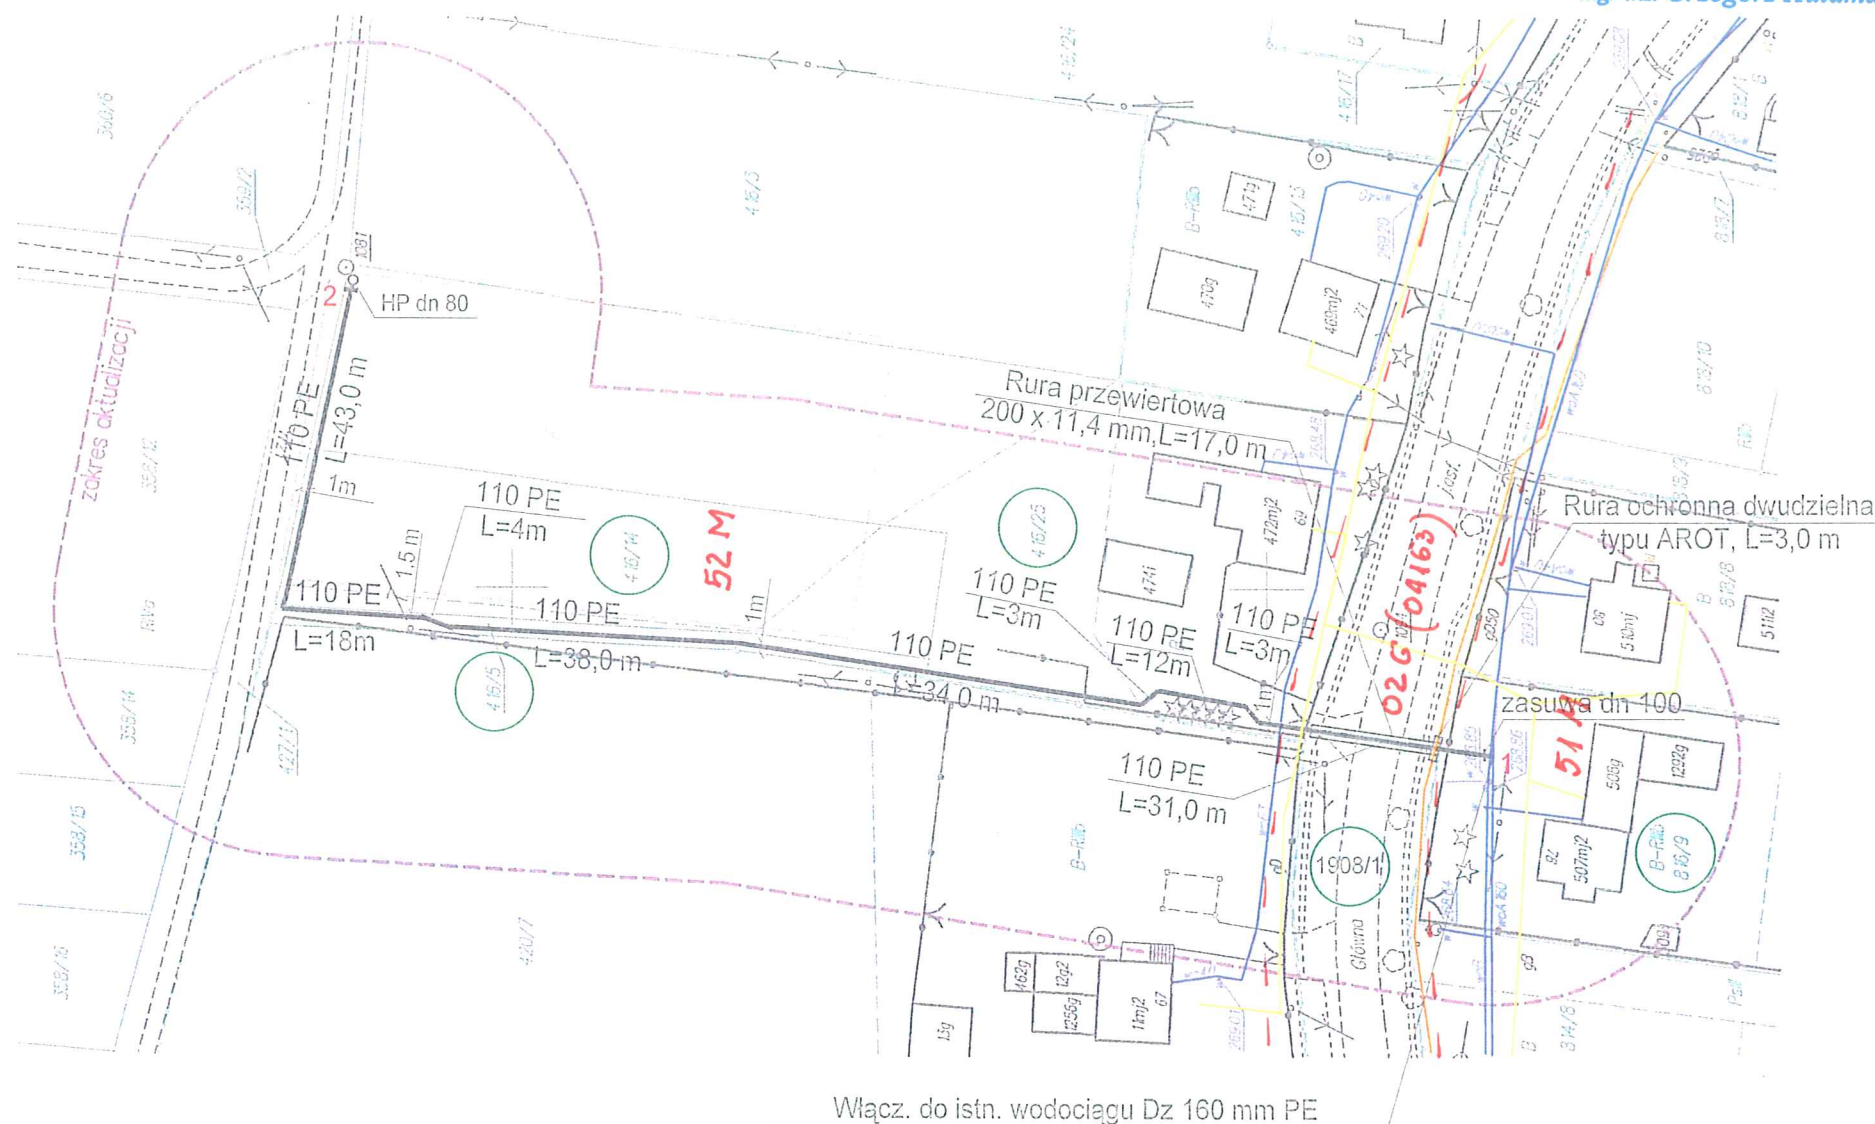

Temat: P. B. ROZBUDOWY SIECI WODOCIĄGOWEJ. Objekt: SIEĆ WODOCIĄGOWA GMINY STRUMIEŃ. Adres: DROGOMYSŁ UL. GŁÓWNA / WIDOKOWA; DZ. NR EW. 416/25, 416/5, 416/14, 1908/1, 816/9.		
Nazwa rys. PLAN ZAGOSPODAROWANIA.		
Projektował: mgr inż. Józef LICHON	Opracował: mgr inż. Janusz CHMIEL	Skala: 1:1000
Inwestor: GMINA STRUMIEŃ i adres: 43-246 STRUMIEŃ UL. RYNEK 4.		Branża: INSTAL. SANIT.
		Data: CZERWIEC 2016 r
		Rys. nr 1.

Wodociągi Ziemi Cieszyńskiej Spółka z o.o.
43-450 Ustron, ul. Mysliwiecka 10
DZIAŁ TECHNICZNY
ul. Bobrecka 29
43-400 CIESZYŃSK
Uzgodnienie nr: 3766/2016
Załącznik do pisma nr: TT/3766/2016
Uzgodnienie jest ważne 1 ROK
Ustron dnia: 2016-07-13

KIEROWNIK
DZIAŁU TECHNICZNEGO
mgr inż. Grzegorz Halama

SCHEMAT WŁĄCZENIA

