

Wejwództwo: śląskie
Powiat: cieszyński
Jednostka ewid.: Strumień 240311_5
Obchód ewid.: Drogomysł 2-10311_5.0002
Adres: Główna
Nr zgłosz.: WGD.66-40.1078.2016

MAPA DO CELÓW PROJEKTOWYCH.

KOPIA MAPY ZASADNICZEJ

Skala: 1:1000

Układ współrzędnych płaskich 2000 - sekcja: 6.121.28.16.1
Układ wysokościowy Kronsztadt 86

Dokument wykonano w oparciu o materiały wydane przez Starostę Powiatu Cieszyńskiego do licencji nr WGD.66-40.1078.2016_2403_K05.

Granice własności i numery działek wniesiono z numeracją mapy ewidencyjnej z PCDGK w Cieszynie i oznaczono

--- kolorem zielonym. Treść mapy zasadniczej w zakresie zaznaczonym linią przerywaną

--- kolorem fioletowym zweryfikowano wywiadem terenowym (bez wywiadu branżowego) i uzupełniono pomiarem geodezyjnym.

Nie wydłuża się istnienia w terenie uzbrojenia podziemnego nie zgłoszonego do inwentaryzacji.

Mapę wykonano bez ustalenia obciążenia służebnościami gruntowymi.

Kontur użytku gruntowego oznaczony symbolem - - - - nie jest ujawniony w bazie danych ewidencji gruntów i budynków.

Data: 04.05.2016r.

Wykonali:

Podpisano: [podpis] w wywiadzie geodezyjnym i zweryfikowano wywiadem terenowym (bez wywiadu branżowego) i uzupełniono pomiarem geodezyjnym.	Starosta Cieszyński
Organ prowadzący geodezyjny i kartograficzny	
Identyfikator ewidencyjny materiału z solidu operatu technicznego	2403 1078
Data wpisania operatu technicznego do ewidencji materiałów zabudowy	08.02.2016
Imię, nazwisko i podpis osoby reprezentującej organ	[podpis]

LEGENDA

PROJ. ROZBUDOWA SIECI WODOCIĄGOWEJ
90 PE, L=206,0 m



Powiatowy Zarząd Dróg Publicznych
w Cieszynie

uzgodniono z zastrzeżeniami/

bez zastrzeżeń

zgodnie z pismem Nr 3200-5443/2108/1956/2016
z dnia 21.06.2016 podpis [podpis]

Temat: P. B. ROZBUDOWY SIECI WODOCIĄGOWEJ. Objekt: SIEĆ WODOCIĄGOWA GMINY STRUMIEŃ. Adres: DROGOMYŚL UL. GŁÓWNA / WIDOKOWA; DZ. NR EW. 416/25, 416/5, 416/14, 1908/1, 316/9.		
Nazwa rys. PLAN ZAGOSPODAROWANIA.		
Projektował: mgr inż. Józef LICHON	Opracował: tech. Janusz CHMIEL	Skala: 1:1000
Upr. proj. nr 146/90/B-B		Branża: INSTAL. SANIT.
Inwestor: GMINA STRUMIEŃ i adres: 43-246 STRUMIEŃ UL. RYNEK 4.		Data: CZERWIEC 2016 r
		Rys. nr 1.

STAROSTA CIESZYŃSKI
ul. Bobrecka 29
43-400 Cieszyn

PROTOKÓŁ NR 21/2016
z narady koordynacyjnej

W dniu **23.06.2016 r.** pod przewodnictwem Elżbiety Jędról - Czulak Kierownika Referatu Ośrodek Dokumentacji Geodezyjnej i Kartograficznej odbyła się narada koordynacyjna, przeprowadzona w sposób bezpośredni w siedzibie Wydziału Geodezji, Kartografii i Katastru Starostwa Powiatowego w Cieszynie. Rozpatrzono następujące wnioski o uzgodnienie sytuowania projektowanych sieci uzbrojenia terenu:

1. **6630.143.2016** Przyłącze wodociągowe- Pruchna, ul. Katowicka
6.121.27.21.2
6.121.27.21.4

2. **6630.144.2016** Sieć wodociągowa, gazowa, telekomunikacyjna, elektroenergetyczna, kolejowa kanalizacja teletechniczna, kanalizacja sanitarna i deszczowa Ustroń - Wisła DW 941 (w tym działki **PKP**)

6.117.28.23.2.4	6.116.28.04.1.1-4	6.116.28.09.3.2	6.116.28.14.4.1-2
6.117.28.23.4.2	6.116.28.04.3.1	6.116.28.09.4.1	6.116.28.14.4
6.117.28.23.3.1	6.116.28.04.3.3	6.116.28.09.4.3	6.116.28.20.1.1
6.117.28.23.3.3	6.116.28.09.1.1	6.116.28.14.2.1	6.116.28.20.1.3
6.117.28.23.3.4	6.116.28.09.1.3-4	6.116.28.14.2.3	

3. **6630.145.2016** Kanalizacja sanitarna z przyłączem- Lipowiec, ul. Działkowa, Szkolna
6.118.28.13.1
6.118.28.13.3

4. **6630.146.2016** Kanalizacja sanitarna- Ustroń, ul. Szpitalna
6.118.28.22.2
6.118.28.22.4

5. **6630.147.2016** Kanalizacja sanitarna z przyłączami- Ustroń, ul. Wczasowa, Turystyczna
6.117.28.13.4

6. **6630.148.2016** Sieć wodociągowa- Drogomyśl, ul. Główna
6.121.28.16.1

STAROSTWO POWIATOWE
w Cieszynie
ul. Bobrecka 29
43 - 400 CIESZYN

ZA ZGODNOŚĆ Z ORYGINAŁEM

dnia.....2.9.CZE. 2016.....

podinspektor M. Rehyz

7. **6630.149.2016** Sieć gazowa ś/c z przyłączem oraz sieć elektroenergetyczna
nN z przyłączem- Dębowiec, ul. Szkolna
6.119.27.03.1
6.119.27.23.3
8. **6630.150.2016** Sieć elektroenergetyczna SN- Jaworzynka
6.113.28.05.4
6.113.28.10.2
6.113.29.06.1
9. **6630.151.2016** Sieć elektroenergetyczna z przyłączami- Wiśła, ul. Przykopa
6.115.28.05.2.1
6.115.28.05.2.2
6.115.28.05.2.3

Podstawa prawna: art. 28b. 6 ustawa z dnia 17 maja 1989 r. Prawo Geodezyjne
i Kartograficzne (tekst jednolity Dz. U. z 2015 r. poz. 520) oraz art. 68 KPA

STAROSTWO POWIATOWE
w Cieszynie
ul. Bobrecka 29
43 - 400 CIESZYN

ZA ZGODNOŚĆ Z ORYGINAŁEM

dnia 29 CZE. 2016

6. 6630.148.2016 Sieć wodociągowa- Drogomyśl, ul. Główna
6.121.28.16.1

Wnioskodawca:

Usługi Projektowe Józef Lichoń
Fabryczna 9, 43-430 Skoczów

STANOWISKA UCZESTNIKÓW NARADY:

Na podstawie art. 15 PGiK należy zabezpieczyć punkt osnowy geodezyjnej III klasy nr 1081, a w razie zniszczenia zlecić odtworzenie punktu jednostce wykonawstwa geodezyjnego.

Uzgadnia się bez uwag.

Kierownik Referatu
Ośrodek Dokumentacji
Geodezyjnej i Kartograficznej

TAURON Dystrybucja S.A.

Oddział w Białymstoku

Wydział Dokumentacji

Starszy Specjalista ds. Uzgodnień Branżowych

Elżbieta Jedrol-Czulak

Miroslaw Szajter

720P w Cienywie

Prośbie pod ol.p. 26275 - ul. Główna należy wykazać
zgodnie z warunkami podanymi w decyzji
N. 720P 5443/2189/1956/2016 z 21.06.2016.

WZC Sp. z o.o. w Ustronie

PRZED PRYZYSTAPIENIEM DO ROBÓT
KONTROLNE WYKONANIE KOPPI
SKRZYŻOWANIA I ZBLIŻENIA Z SIECIĄ WODOCIAŁOWĄ I KANALIZACYJNĄ
WYKONANIE WZC WINNY ODPOWIEDAĆ WYKONANIE WZC WINNY
WARUNKOM ZAWARTYM W POLSKIEJ NORMIE PN-92/B-01705
WYMAGANIA PRZY PROJEKTOWANIU POLSKIEJ NORMIE PN-92/B-01705
KANALIZACYJNE WYMAGANIA PRZY PROJEKTOWANIU ORAZ ZARZĄDZENIU
MINISTRA ŁĄCZNOŚCI Z DNIA 02.09.1997 R. (P.N. NR 53. POZ. 697).

502 358 929

RDG Skowro

- Wzrost podłogi w całym pomieszczeniu
- podłoga w całym pomieszczeniu
- podłoga w całym pomieszczeniu z D. U. 20.13
por. 610

STAROSTWO POWIATOWE
w Cieszynie
ul. Bobrecka 29
43-400 CIESZYN

ZA ZGODNOŚĆ Z ORYGINAŁEM

dnia 7.07.2016

STAROSTWO POWIATOWE
w CIESZYNIE
ul. Bobrecka 29
43 - 400 CIESZYN

6. 6630.148.2016 Sieć wodociągowa- Drogomyśl, ul. Główna
6.121.28.16.1

Wnioskodawca:

Usługi Projektowe Józef Lichoń
Fabryczna 9, 43-430 Skoczów

STANOWISKA UCZESTNIKÓW NARADY cd:

Lined area for participant statements.

STAROSTWO POWIATOWE
w Cieszynie
ul. Bobrecka 29
43 - 400 CIESZYN

ZA ZGODNOŚĆ Z ORYGINAŁEM

dnia.....2.9.CZE. 2016.....

Lista obecności uczestników narady koordynacyjnej w dniu 23.06.2016 r.

L.p.	Instytucja	Imię i nazwisko	Podpis
1.	Przewodniczący	Elżbieta Jędról- Czulak	Kierownik Referatu Ośrodek Dokumentacji Geodezyjnej i Kartograficznej <i>Elżbieta Jędról- Czulak</i> NACZELNIK
2.	Wydział Architektury i Budownictwa	Janusz Stasica	Wydziału Architektury i Budownictwa <i>Janusz Stasica</i>
3.	Powiatowy Zarząd Dróg Publicznych	Ewa Pomylka	<i>Ewa Pomylka</i>
4.	TAURON Dystrybucja S.A. Oddział w Bielsku-Białej Wydział Dokumentacji Starszy Specjalista ds. Uzgodnień Branżowych		
5.	Państwowa Spółka Gazownictwa sp. z o.o. ul. Al. Złotych 25, 01-224 Warszawa Oddział w Zabrze	Włodzisław Szajter	<i>Włodzisław Szajter</i>
6.	Rajon Dystrybucji Gazu w Cieszynie 43-400 Cieszyn, ul. Morcinka 10 tel./faks 33 852 02 29, 33 851 85 60 NIP 525 24 96 411 KRS 0000374001 REGON 142739511	Krzysztof Storch	<i>Krzysztof Storch</i>
7.	Wodociąg Ziemi Cieszyńskiej Sp z oo	Gregorz Halania	<i>Gregorz Halania</i>
8.	PSG. Sp. z o.o. ODDZIAŁ w ZABRZE RPS 800000-	Andrzej Kominek	<i>Andrzej Kominek</i>
9.	GAZ-SYSTEM S.A.		
10.			
11.			

Podmioty zawiadomione o naradzie, których przedstawiciele nie uczestniczyli w niej:

1. Orange Polska S.A.
2. SZMiUW w Cieszynie
3. Burmistrz Miasta Ustroń
4. Burmistrz Miasta Wisła
5. Burmistrz Miasta Strumień
6. Wójt Gminy Istebna
7. Wójt Gminy Dębowiec
8. TK Telekom
9. PKP Polskie Linie Kolejowe S.A.
10. Polskie Koleje Państwowe S.A.
11. PKP S.A.
12. PKP Energetyka S.A.
13. PKP Utrzymanie Sp. z o.o.
14. Netia S.A.

STAROSTWO POWIATOWE
w Cieszynie
ul. Bobrecka 29
43 - 400 CIESZYN

ZA ZGODNOŚĆ Z ORYGINAŁEM

dnia.....2.9.CZE. 2016.....

podinspektor N. Petyś

Województwo: śląskie
Powiat: cieszyński
Jednostka ewid.: Strumień 240311_5
Obszar ewid.: Drogomysł 240311_5.0002
Adres: Główna
Nr zgłosz.: WGD.6640.1078.2016

MAPA DO CELÓW PROJEKTOWYCH.

KOPIA MAPY ZASADNICZEJ

Skala: 1:1000

Układ współrzędnych płaskich 2000 - sekcja: 6.121.28.16.1
Układ wysokościowy: Kronsztadt 86

Dokument wykonano w oparciu o materiały wydane przez Starostę Powiatu Cieszyńskiego do licencji nr WGD.6640.1078.2016_2403_K05.
Granice własności i numery działek wnieśli do numerycznej mapy ewidencyjnej z PODGK w Cieszynie i oznaczono kolorem zielonym. Treść mapy zasadniczej w zakresie zaznaczonym linią przerywaną
----- kolorem zielonym wywiad terenowy (bez wywiadu branżowego) i uzupełniono pomiarami geodezyjnymi.
Nie wyklucza się istnienia w terenie urobienia podziemnego nie zgłoszonego do inwentaryzacji.
Mapę wykonano bez ustalenia obciążenia służebnościami gruntowymi.
Kontur użytku gruntowego oznaczony symbolem nie jest ujętym w bazie danych ewidencji gruntów i budynków.
Wykonano:

Powiat Cieszyński, ul. Bobrecka 29, 43-400 Cieszyn	
Wzrost: 1,70 m, Ciężar ciała: 70 kg, Ciężar ciała: 70 kg	
Zdrowotność: zdrowy, nie choruję na żadną chorobę, nie mam żadnych schorzeń	
Prawo jazdy: 1, 2, 3, 99, 100	
Organ prowadzący państwową służbę geodezyjną i katastrальną	Starosta Cieszyński
Identyfikator ewidencyjny materiału zasobu	P 2403 2016 1078 5
Data wypisania operatu technicznego do ewidencji materiałów zasobu	09.07.2016
Imię, nazwisko i podpis osoby reprezentującej organ	

STAROSTA CIESZYŃSKI

Na podstawie art. 28b i art. 28c ustawy z dnia 17 maja 1989 r. - Prawo geodezyjne i kartograficzne (t.j. Dz. U. z 2015 roku poz. 520 z późn. zm.) informuję, iż dokumentacja projektowa była przedmiotem narady koordynacyjnej, która odbyła się w dniu 09.07.2016, w siedzibie Wydziału Geodezji, Kartografii i Katastru Starostwa Powiatowego w Cieszynie.


☒ bezpośrednio,
☐ za pomocą środków komunikacji elektronicznej.

Znak sprawy: 148.2016
WGD.6630.

z up. Starosty
Ezbieta Isidor-Czuliak
Kierownik Referatu Geodezji i Kartograficznej

LEGENDA

PROJ. ROZBUDOWA SIECI WODOCIĄGOWEJ
410 PE, L=206,0 m

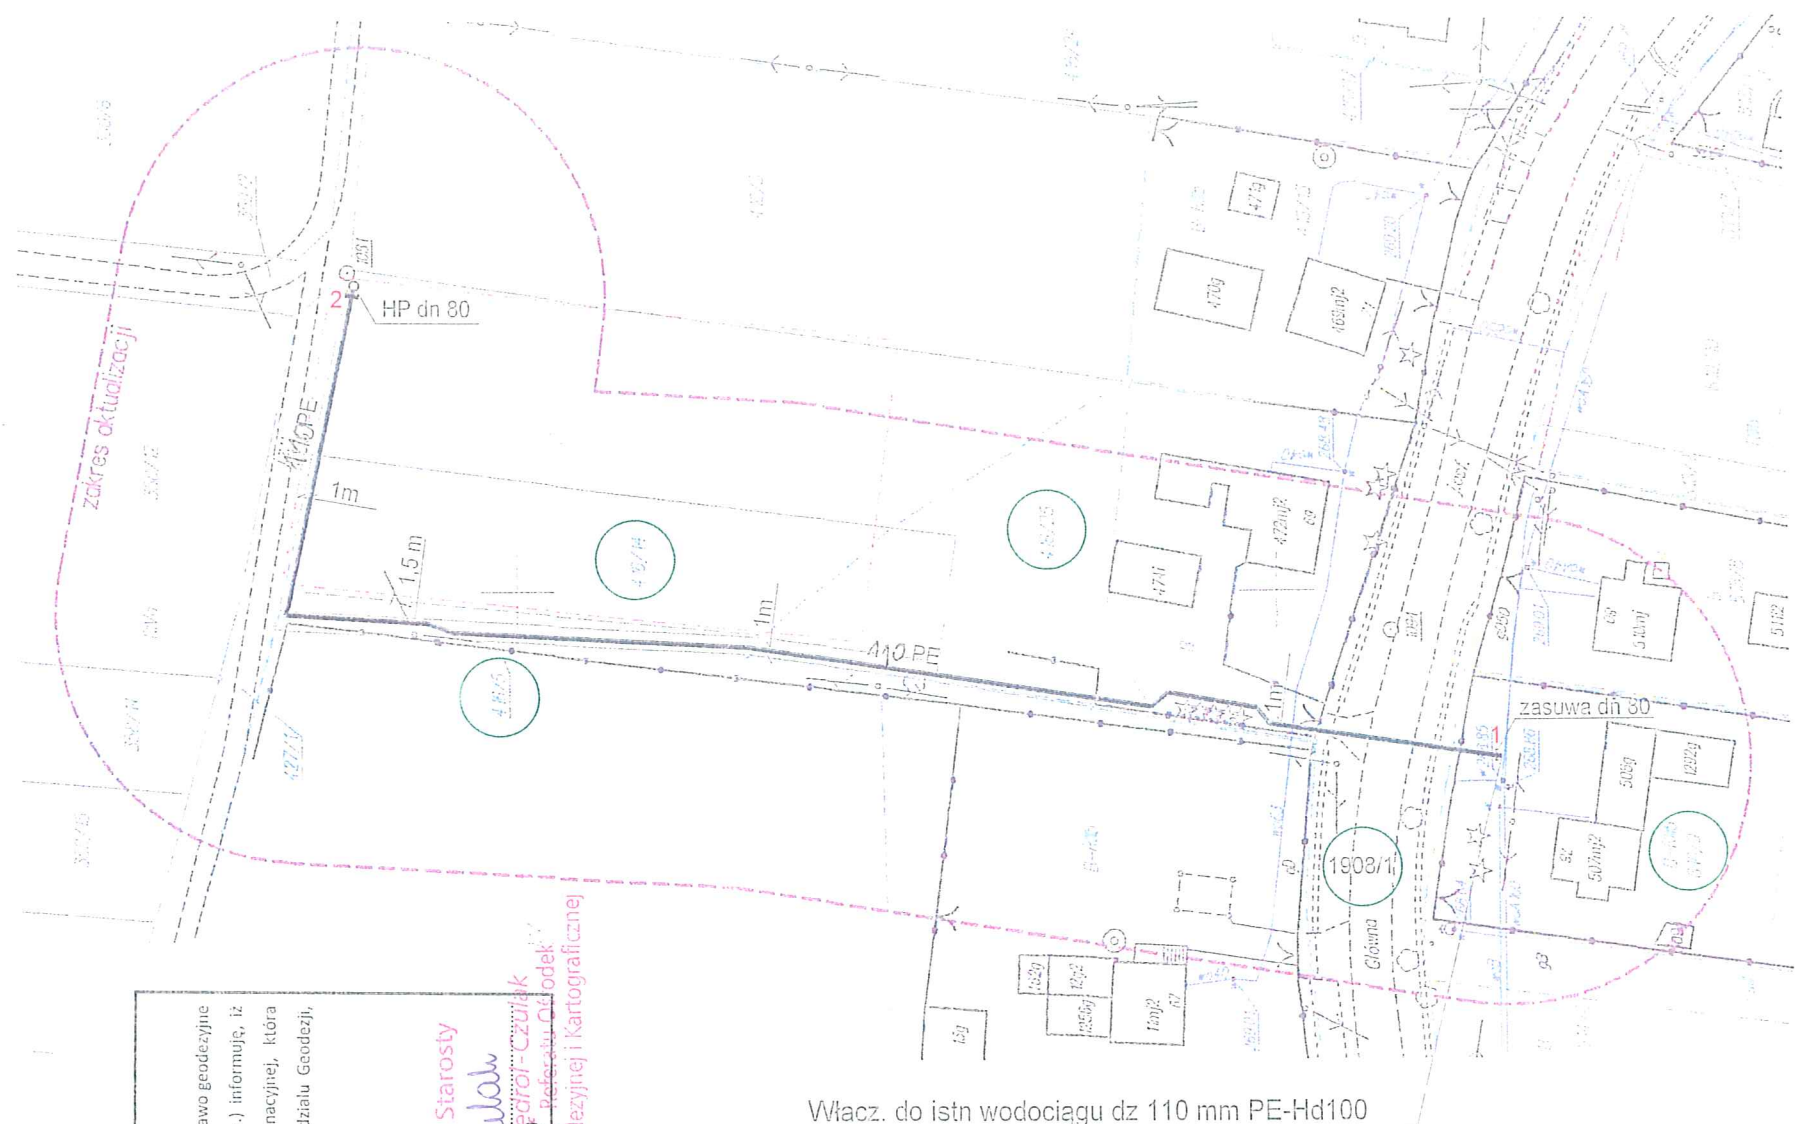

Temat: P. B. ROZBUDOWY SIECI WODOCIĄGOWEJ. Objekt: SIEĆ WODOCIĄGOWA GMINY STRUMIEŃ. Adres: DROGOMYSŁ UL. GŁÓWNA / WIDOKOWA: DZ. NR EW. 416/25, 416/5, 416/14, 1908/1, 816/9.		
Nazwa rys. PLAN ZAGOSPODAROWANIA.		
Projektował: mgr inż. Józef LICHON	Opracował: tech. Janusz CHMIEL	Skala: 1:1000
Upr. proj. nr 146/90/B-B		Branża: INSTAL. SANIT.
Inwestor: GMINA STRUMIEŃ i adres: 43-246 STRUMIEŃ UL. RYNEK 4.		Data: CZERWIEC 2016 r
		Rys. nr 1.

WIAŁA DO CELÓW PROJEKTOVCH.

KOPIA MAPY ZASADNICZEJ
Skala: 1:1000

Układ współrzędnych płaskich 2000 - sekcja: 6.121.28.16.1
Układ wysokościowy Kronsztadt 86

W dokumencie wykonano w oparciu o materiały wydane przez Starostę Powiatu Cieszyńskiego do licencji nr W/GD.6640.1078.2016 2403_K05.

Granice własności i numery działek wniesiono z numeracyjnej mapy ewidencyjnej z PODGIK w Cieszyńie i załączono

----- kolorem zielonym. Treść mapy zasadniczej w zakresie zaznaczonym linią przerywaną

końcówki zerowym, t.j. nie mały zawierającej w zakresie zamkniętym min. i max. granicę.

Nie wyklucza się istnienia w terenie uzbrojenia podziemnego nie zgłoszonego do inwentaryzacji.

Małpę wykonano bez ustaleń obciążeń służebnościami gruntowymi.

Wskazując wykończono bez wskazań orientacji strzałkami znacznikami gruntu (głównie) - - - - - nie jest ujawniony w bazie danych ewidencji gruntów i budynków.

Data: 04.05.2016r.

Wykresła:

Podpisano w tym celu: [Signature] Wzrost: 170 cm, Ciężar ciała: 65 kg, Data urodzenia: 1985-05-15, Miejsce urodzenia: Warszawa, Polska.	Podpisano w tym celu: [Signature] Wzrost: 170 cm, Ciężar ciała: 65 kg, Data urodzenia: 1985-05-15, Miejsce urodzenia: Warszawa, Polska.
---	---

LEGENDA

PROJ. ROZBUDOWA SIECI WODOCIAĞOWEJ
440 PE, L=206.0 m



Włącz. do istn wodociągu dz 110 mm PE-Hd100

STAROSTA CIESZYŃSKI

Na podstawie art. 28b i art. 28c ustawy z dnia 17 maja 1989 r. - Prawo geodezyjne i kartograficzne (t. j. Dz. U. z 2015 roku poz. 520 z późn. zm.) informuję, iż dokumentacja projektowa była przedmiotem narady koordynacyjnej, która odbyła się w dniu 29.07.2016....., w siedzibie Wydziału Geodezji,

23.07.2016

....., w siedzibie
....., w Gieszynie,
Kartografii i Katastru Starostwa Powiatowego w Gieszynie,

~~X~~ bezpośrednio,

bezpośrednio, za pomocą środków komunikacji elektronicznej.

Znak sprawy: 148.2016
WGD.6630.

z up. Starosty

Prubak
(Prodis)
Elzbieta Goral-Czulak
Kierownik Referatu Głównego

Kierownik Katedry i Instytutu
Dokumentacji Geodezycznej i Kartograficznej

Temat: P. B. ROZBUDOWY SIECI WODOCIĄGOWEJ.
 Obiekt: SIEĆ WODOCIĄGOWA GMINY STRUMIEN.
 Adres : DROGOMYŚL UL. GŁÓWNA / WIDOKOWA; DZ. NR EW. 416/25, 416/5, 416/14, 1908/1, 816/9.

Nazwa rys. **PLAN ZAGOSPODAROWANIA.**

Projektował:
mgr inż. Józef LICHON

Opracował:

Skala: 1:1000

Upr. proj. nr 146/90/B-B

tech. Janusz CHMIEL

Inwestor: GMINA STRUMIEŃ
i adres: 43-246 STRUMIEŃ UL. RYNEK 4.

Data:
CZERWIEC 2016 r.

Rys. nr 1.

Województwo: śląskie
Powiat: cieszyński
Jednostka ewid.: Strumień 240311_5
Obręb ewid.: Drogomyśl 240311_5.0002
Adres: Główna
Nr zgłosz.: WGD.66-10.1078.2016

MAPA DO CELÓW PROJEKTOWYCH.

KOPIA MAPY ZASADNICZEJ

Skala: 1:1000

Układ współrzędnych płaskich 2000 - sekcja: 6.121.28.16.1
Układ wysokościowy Kronsztadt 86

Dokument wykonano w oparciu o materiały wydane przez Starostę Powiatu Cieszyńskiego do licencji nr WGD.66-10.1078.2016_2403_K05.

Granice własności i numery działek wniesiono z numerycznej mapy ewidencyjnej z PODGIG w Cieszyńcu i załączono
kolorami zielonym, czerwonym i żółtym. Treść mapy zasadniczej w zakresie zaznaczonym linią przerywaną

--- koloru fioletowego zweryfikowano wywiadem terenowym (bez wywiadu brzoźowego) i uzupełniono pomiarem geodezyjnym.
Nie wykłusza się istnienia w terenie uzbrojenia podziemnego nie zgłoszonego do inwentaryzacji.

Mapę wykonano bez ustalenia obciążenia służebnościami gruntowymi.

Kontur użytku gruntowego oznaczony symbolem --- nie jest ujawniony w bazie danych ewidencji gruntów i budynków.


Data: 04.05.2016r.

Wykonał:

Powołana sekcja 20 umieszczona została w całości w wyniku mapy zasadniczej i kartograficznej. Mapa zawiera opis techniczny wskazujący do właściwych przepisów państwowego zasobu geodezyjnego i kartograficznego.	
Organ prowadzący państwowy zasób geodezyjny i kartograficzny	Starosta Cieszyński
Identyfikator ewidencyjny materiału zasobu państwowego	P2403 2016 1078
Data wpisania operatu technicznego do ewidencji materialów zasobu	08 CZE. 2016
Imię, nazwisko i podpis osoby reprezentującej organ	

LEGENDA

- PROJ. ROZBUDOWA SIECI WODOCIĄGOWEJ
- ISTN. SIEĆ WODOCIĄGOWA
- ISTN. SIEĆ GAZOWA
- ISTN. KABEL TELETECHNICZNY

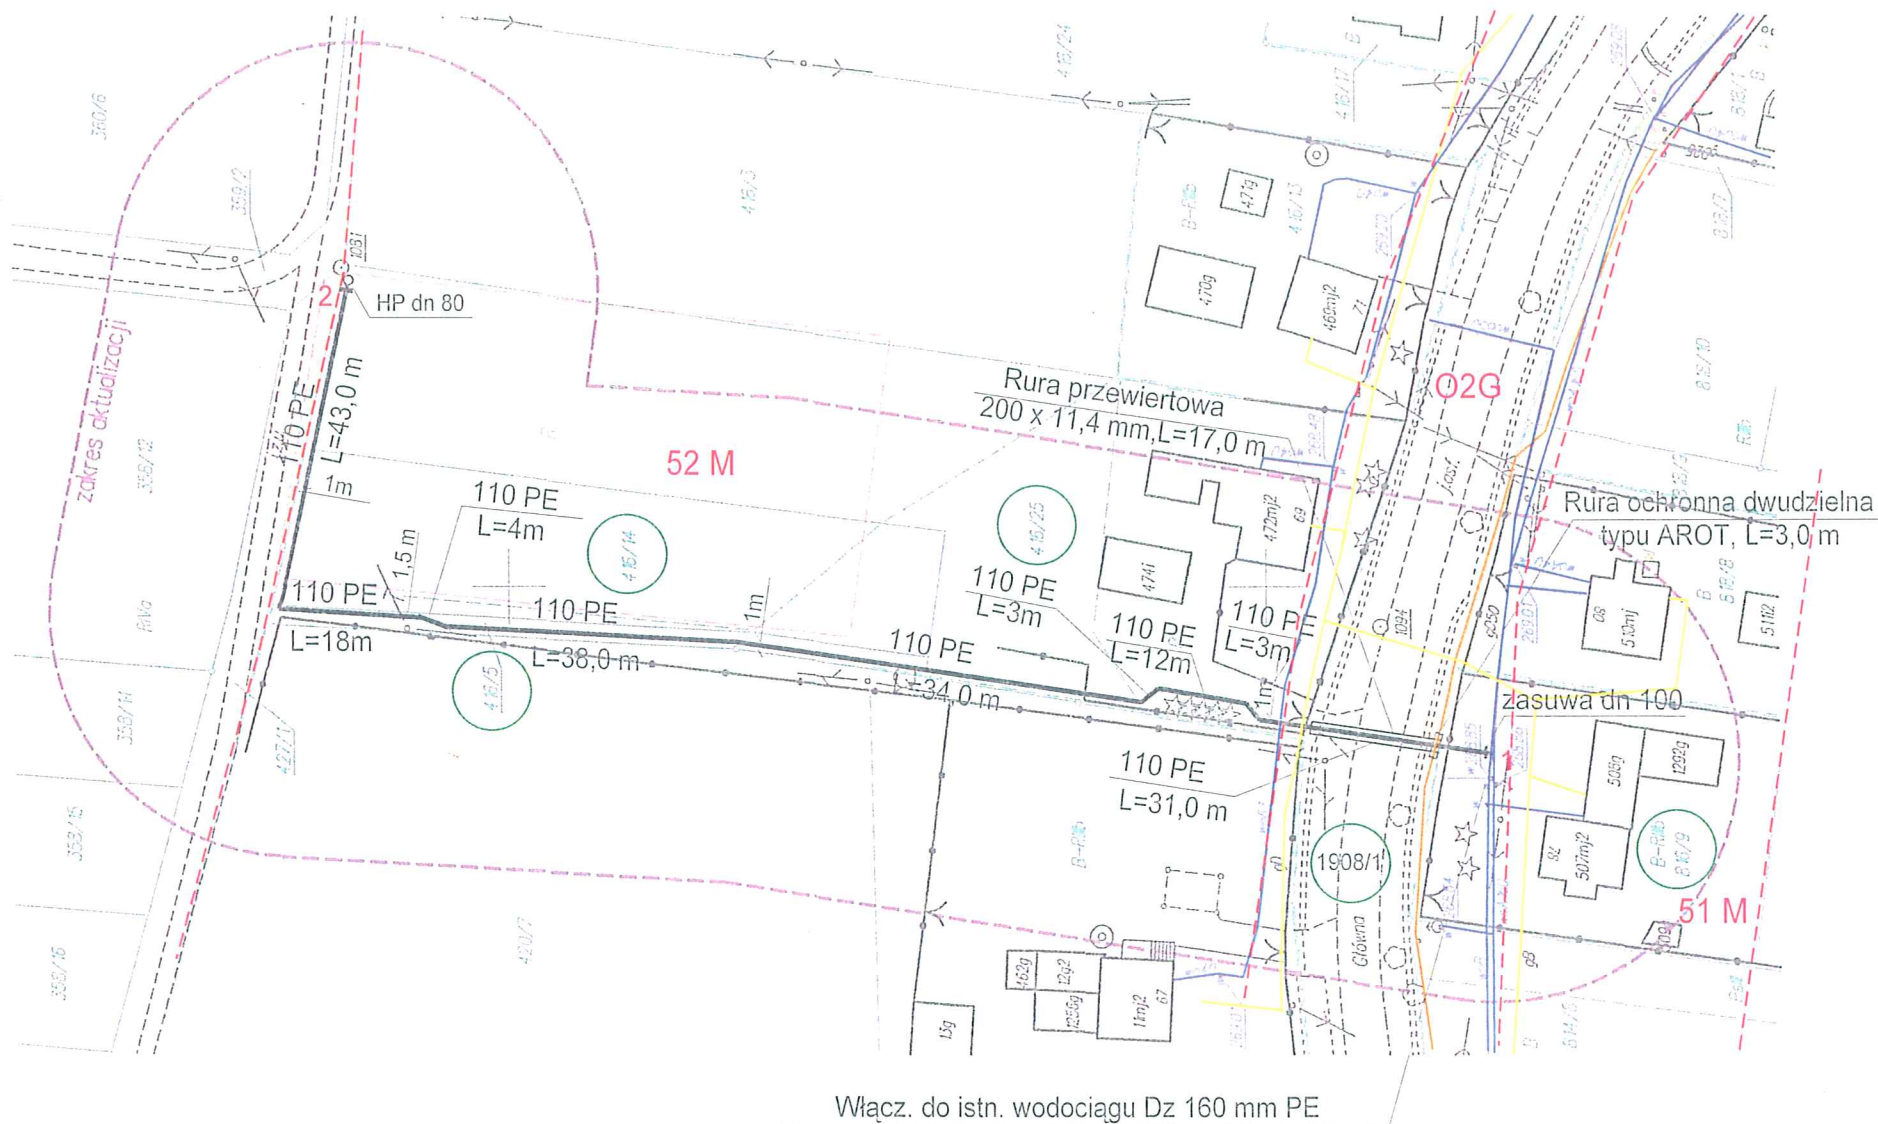

Temat: P. B. ROZBUDOWY SIECI WODOCIĄGOWEJ.
Obiekt: SIEĆ WODOCIĄGOWA GMINY STRUMIEŃ.
Adres: DROGOMYŚL UL. GŁÓWNA / WIDOKOWA; DZ. NR EW. 416/25, 416/5, 416/14, 1908/1, 816/9.

Nazwa rys. **PLAN ZAGOSPODAROWANIA.**

Projektował:
mgr inż. Józef LICHON

Opracował:

Upr. proj. nr 146/90/B-B

tech. Janusz CHMIEL

Inwestor: GMINA STRUMIEŃ
i adres: 43-246 STRUMIEŃ UL. RYNEK 4.

Skala: **1:1000**

Branża:
INSTAL. SANIT.

Data:
CZERWIEC 2016 r

Rys. nr **1.**

WZŁAD WOJEWÓDZKI
w Bielsku-Białym
Wydział Gospodarki i Inżynierii
i Budownictwa

STAROSTWO POWIATOWE
CIESZYNIE
ul. Bobrecka 29
43-400 CIESZYN

Bielsko-Biała, dnia 1990-10-

Nr ewiden. 146/90/B-B

D E C Y Z J A

Głównego Architekta Wojewódzkiego

Na podstawie § 4 ust. 2, § 7, § 13 ust. 1 pkt 4 lit. a, b
rozporządzenia Ministra Gospodarki Terenowej i Ochrony
Środowiska z dnia 20.02.1975 r. w sprawie samodzielnych
funkcji technicznych w budownictwie /Dz.U. nr 8, poz. 46,
z późn. zm. Dz.U. nr 42, poz. 334 z 1988 r./ stwierdzam, że

Pan Józef L I C H O Ń

urodzony dnia 3.01.1953 r. w Myślenicach posiada przygotowanie
zawodowe uprawniające do pełnienia samodzielnej funkcji


p r o j e k t a n t a

w specjalności instalacyjno-inżynieryjnej w zakresie sieci
i instalacji sanitarnych i jest upoważniony do:

- sporządzania projektów sieci i instalacji sanitarnych uzbrojenia
terenu.



mgr inż. Wiesław Bielski
Główny Architekt Wojewódzki
mgr inż. Andrzej Rożnowski
Dyrektor Wydziału

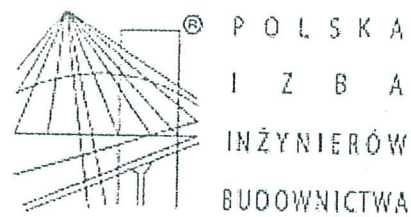

Zaświadczenie

o numerze weryfikacyjnym:

SLK-GHY-4BY-3F7 *

Pan Józef Lichoń o numerze ewidencyjnym SLK/IS/0120/01

adres zamieszkania ul. Podleska 72, 43-512 Bestwina

jest członkiem Śląskiej Okręgowej Izby Inżynierów Budownictwa i posiada wymagane ubezpieczenie od odpowiedzialności cywilnej.

Niniejsze zaświadczenie jest ważne do dnia 2016-12-31.

Zaświadczenie zostało wygenerowane elektronicznie i opatrzone bezpiecznym podpisem elektronicznym weryfikowanym przy pomocy ważnego kwalifikowanego certyfikatu w dniu 2015-12-15 roku przez:

Franciszek Buszka, Przewodniczący Rady Śląskiej Okręgowej Izby Inżynierów Budownictwa.

(Zgodnie art. 5 ust 2 ustawy z dnia 18 września 2001 r. o podpisie elektronicznym (Dz. U. 2001 Nr 130 poz. 1450) dane w postaci elektronicznej opatrzone bezpiecznym podpisem elektronicznym weryfikowanym przy pomocy ważnego kwalifikowanego certyfikatu są równoważne pod względem skutków prawnych dokumentom opatrzonym podpisami własnoręcznymi.)

* Weryfikację poprawności danych w niniejszym zaświadczeniu można sprawdzić za pomocą numeru weryfikacyjnego zaświadczenia na stronie Polskiej Izby Inżynierów Budownictwa www.piib.org.pl lub kontaktując się z biurem właściwej Okręgowej Izby Inżynierów Budownictwa.